



PLANTA BAIXA - ESQUEMÁTICA ESGOTO
ESC.: 1/100

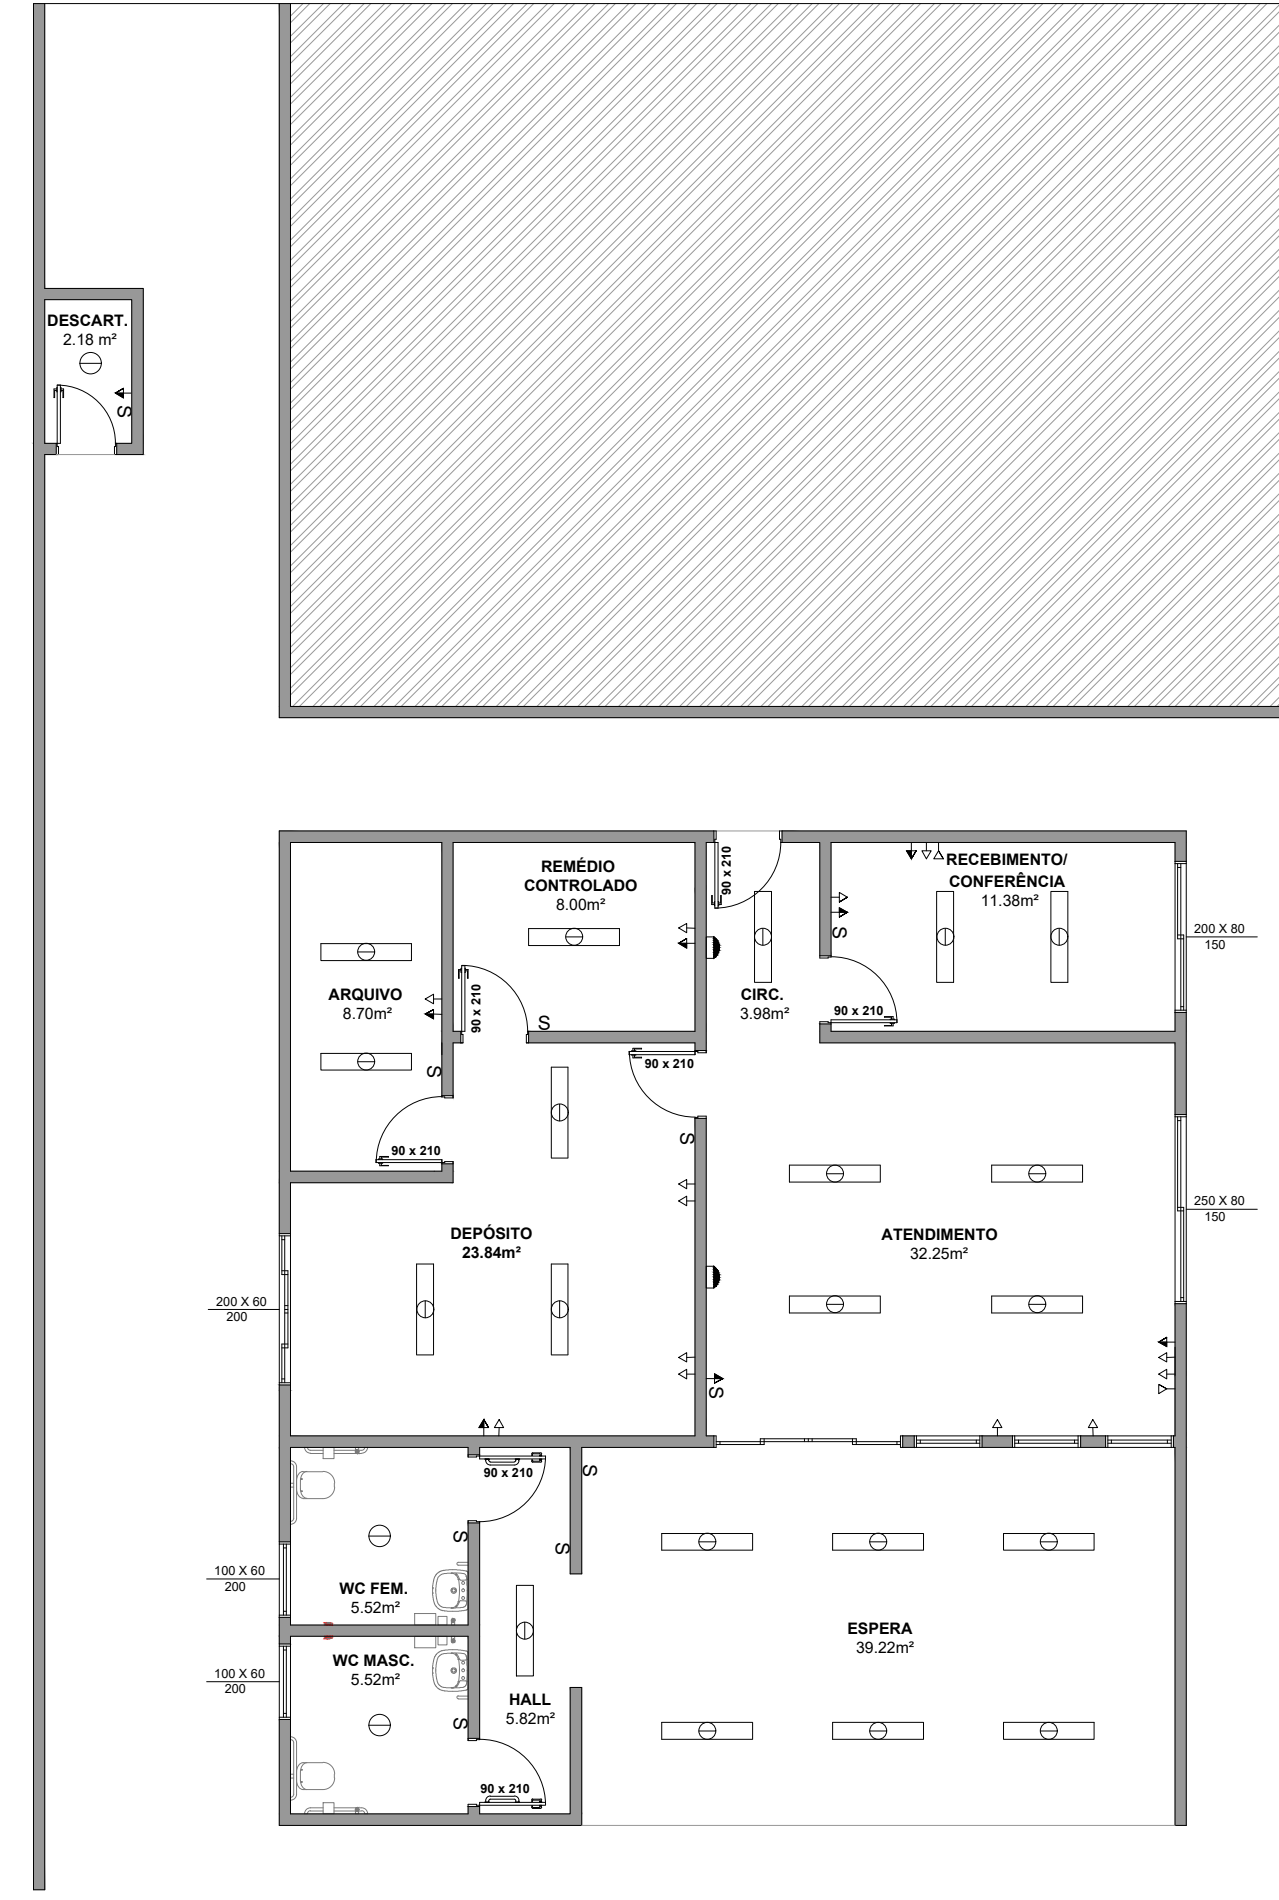

PLANTA BAIXA - ESQUEMÁTICA ELÉTRICA
ESC.: 1/100

TABELA DE ELÉTRICA		
SÍMBOLOS	DESCRIÇÃO	QUANTITATIVO
	Iluminação geral com lâmpada fluorescente tipo calha	20
	Iluminação geral com lâmpada fluorescente tipo compacta	03
	Iluminação de emergência com lâmpada fluorescente e bateria interna com autonomia mínima de 1 hora conforme NBR 10898	02
	Interruptor simples	10
	Tomada de energia baixa (0,30 m do piso acabado)	13
	Tomada de energia média (1,30 m do piso acabado)	8
	Tomada telefone baixa (0,30 m do piso acabado)	02

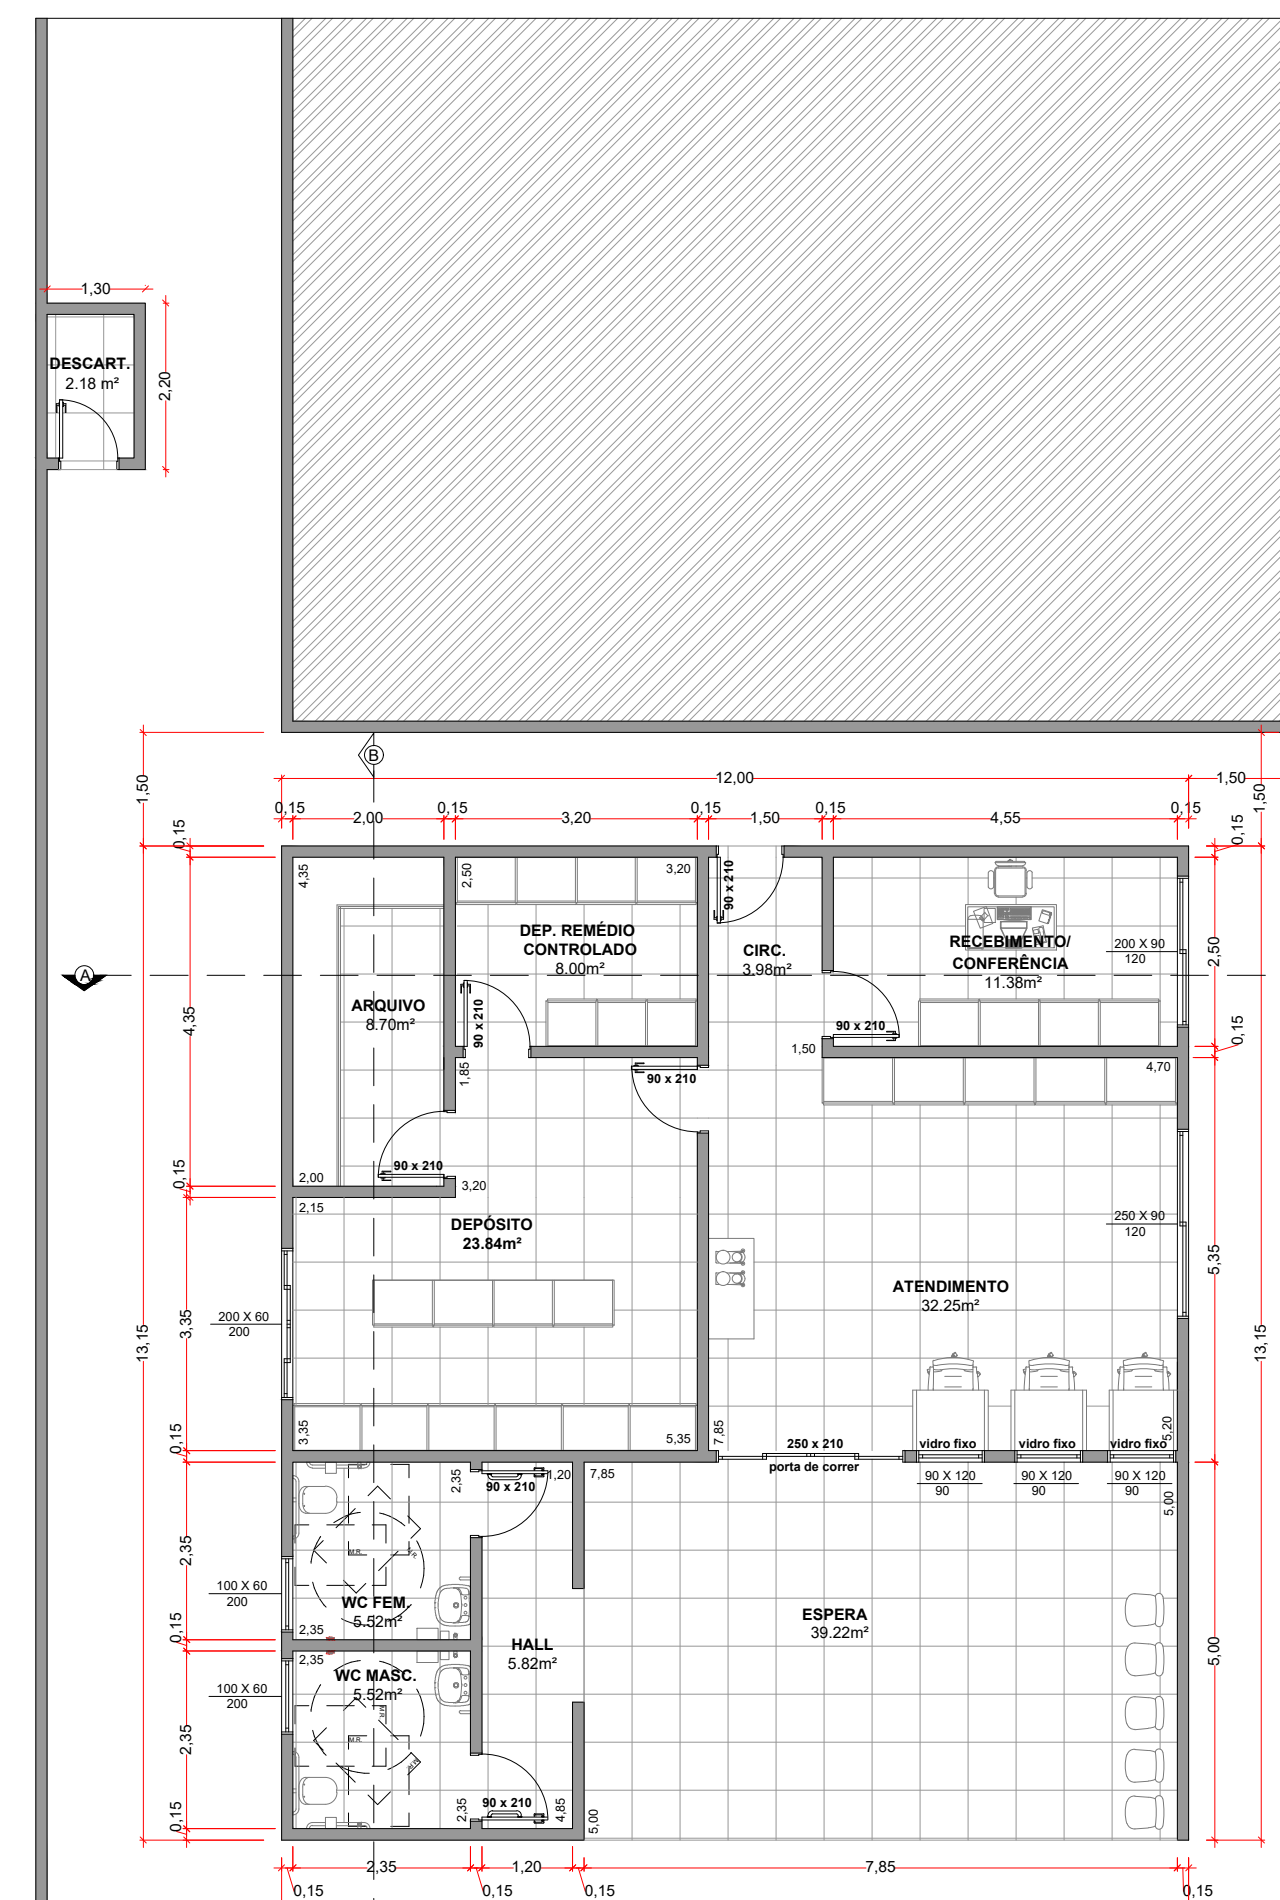

PLANTA BAIXA - LAYOUT
ESC.: 1/100

PROJETO: PROJETO AMPLIAÇÃO DA FARMÁCIA
RUA PROFESSOR SOLANO DE ABREU, N°71
BAIRRO CENTRO,
CERQUEIRA CÉSAR, SP

ASSUNTO: Planta de esgoto, elétrica e layout.

DATA: 05 JULHO 2022

ESCALA: 1:100

FOLHA 2/4

ÁREAS:

TERRENO:..... 1.323,00 m²

ÁREA À CONSTRUIR: 160,66m²

MAURO ROBERTO BOGADO DA CUNHA
Engenheiro Civil / CREA SP: 0605206262-SP

PREFEITO MUNICIPAL - DIEGO A. BERTI CINTO
Prefeitura Municipal de Cerqueira César, SP